


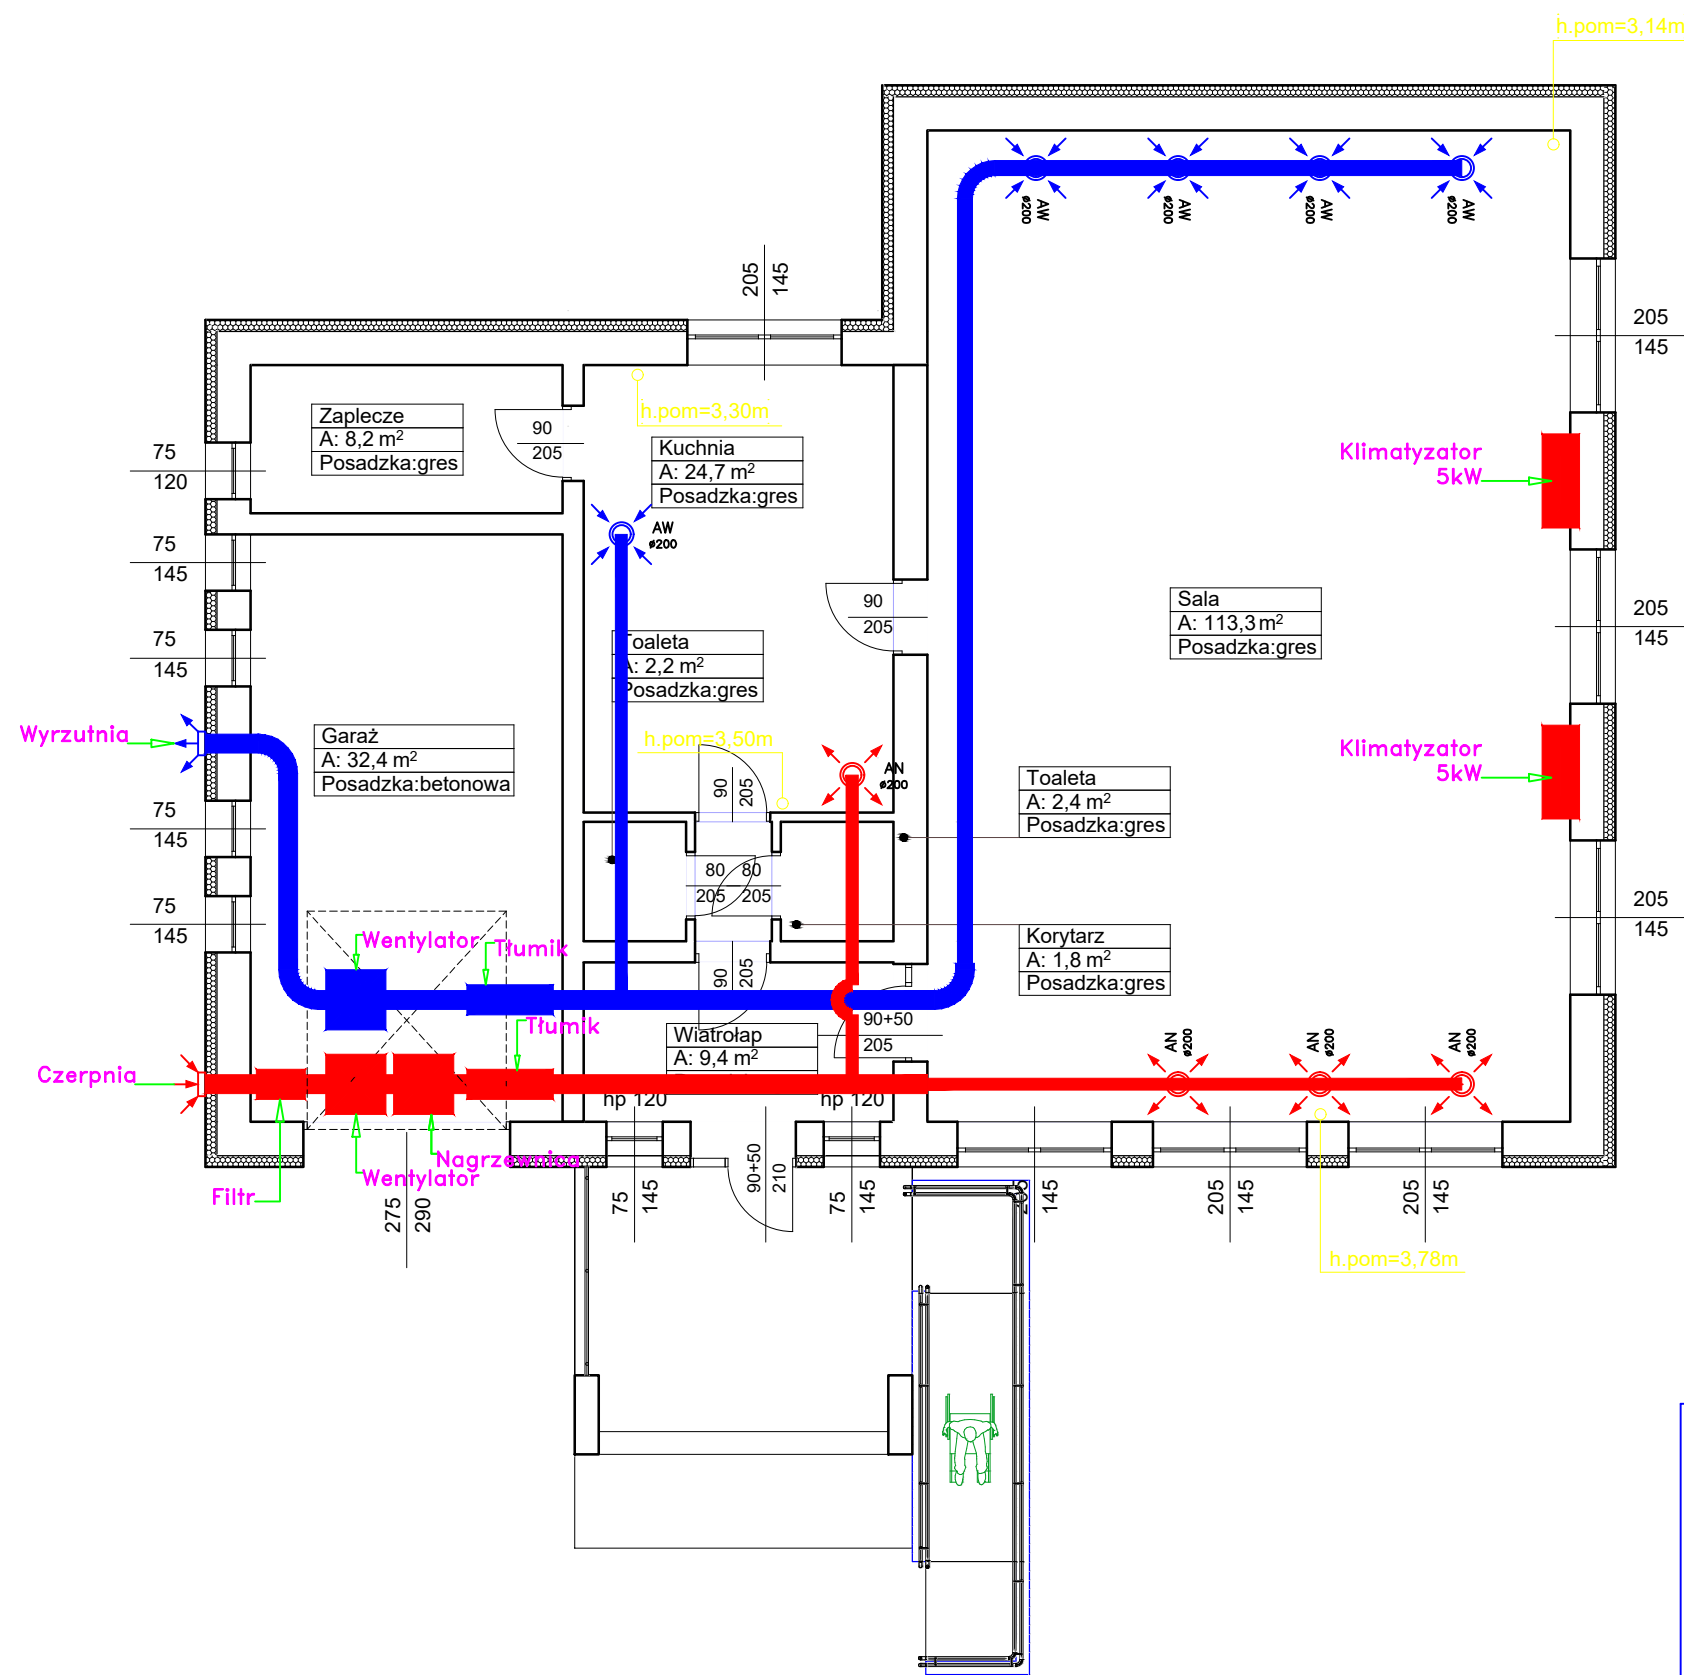

AW #200 –Anemostat wywiewny.
AN #200 –Anemostat nawiewny

Inwestor: GMINA SĄDKOWICE 96–206 SĄdkowice 129A	Nazwa i adres obiektu: BUDYNEK OCHOTNICZEJ STRAŻY POŻARNEJ		Nr strony
	Dz. nr 32/1, obręb Kaleń, Gmina SĄdkowice		
	Skala: 1:50		podpis
Opracowanie:			
specjalność i branża	Instalacyjna	Data: styczeń 2023	
Projekt Uproszczony	Treść rysunku: PROJEKT INST. WENTYLACJI I KLIMATYZACJI		Rysunek